

**SERVIZIO SANITARIO REGIONALE
EMILIA-ROMAGNA**


Azienda Ospedaliero-Universitaria di Modena
Policlinico

**SERVIZIO UNICO ATTIVITA'
TECNICHE**

Via Del Pozzo, 71 – Modena
Tel. 059/4222614 – Fax 059/4222695
e-mail: tecnico@policlinico.mo.it

PROGETTO DI REALIZZAZIONE DI TERMINALE ATTREZZATO A PRODUZIONE LIMITATA PER
SERVIZIO RISTORAZIONE DEGENTI IN EDIFICIO ESISTENTE NELL'AREA POLICLINICO MODENA

PROGETTO ESECUTIVO

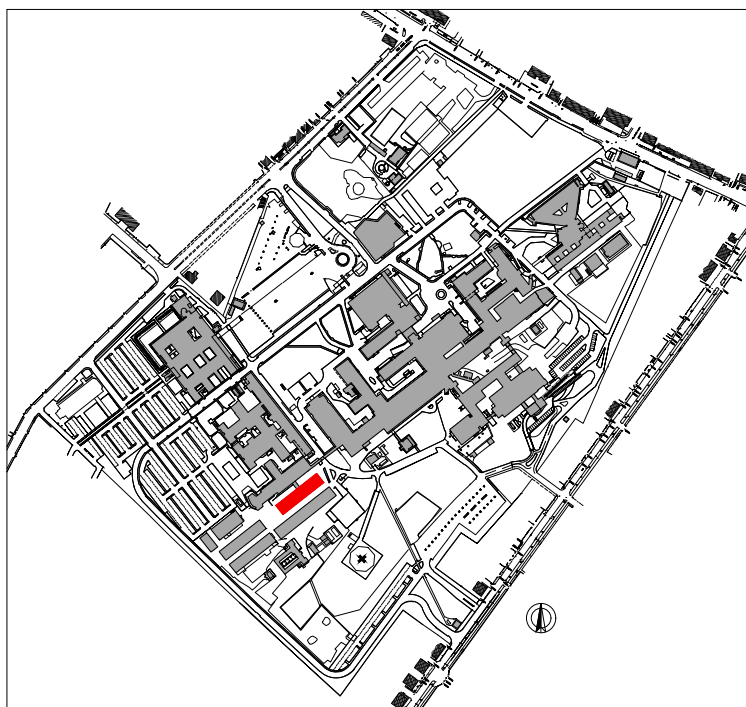

IL DIRETTORE GENERALE
Dott. I. Trenti

IL DIRETTORE SANITARIO
Dott. L. Sircana

SERVIZIO UNICO ATTIVITA'
TECNICHE
Ing. G. Bellettato

ELABORATI GENERALI

ELENCO ELABORATI

GEN

00

DATA:

04/10/2019

SCALA:

--

nome file:

GEN00_ELENCO_ELABORATI.pdf

revisione:

00

GRUPPO DI PROGETTAZIONE

Ing. MAURO CUOGHI
Ing. ANGELO LUPPI
Ing. ELISA GANDOLFI
Arch. CAROLINA VENTURELLI
P.i. MASSIMO VACCARI
P.i. FILIPPO GALLETTI

ELABORATI GENERALI

GEN00 - ELENCO ELABORATI
 GEN01 - RELAZIONE GENERALE DI PROGETTO
 GEN02 - RELAZIONE FOTOGRAFICA DELLO STATO DI FATTO
 GEN03 - RELAZIONE SPECIALISTICA PER PARERE DSP E RELATIVO PARERE
 GEN04 - ELENCO PREZZI UNITARI E ANALISI PREZZI
 GEN05 - COMPUTO METRICO ESTIMATIVO
 GEN06 - QUADRO ECONOMICO
 GEN07 - PIANO DI SICUREZZA E COORDINAMENTO E RELATIVI ALLEGATI

PROGETTO ARCHITETTONICO

ELABORATI GRAFICI:

STATO DI FATTO

ED_01 - PLANIMETRIA GENERALE E PUNTI DI FORNITURA/CONSEGNA ENERGIE
 ED_02 - PIANTE
 ED_03 - PROSPETTI E SEZIONI

STATO DI PROGETTO

ED_04a - PLANIMETRIA GENERALE DELL'INTERO CAMPUS fuori scala
 ED_04b - PLANIMETRIA GENERALE DELL'AREA D'INTERVENTO scala 1: 150
 ED_04c - DETTAGLIO NODO INTERSEZIONE TRAFFICO VEICOLARE-TUNNEL
 ED_05 - LAY-OUT DISTRIBUTIVO – PERCORSI E ARREDI fuori scala A3
 ED_06 - PIANTA PIANO TERRA EDILE – PERCORSI, ARREDI E ATTREZZATURE
 scala 1:50
 ED_07 - PIANTE PIANO LIVELLO INTERMEDIO INTERNO E COPERTURA scala 1:50
 ED_08a - PIANTA PIANO TERRA: ABACO PARETI scala 1:50
 ED_08b - PIANTA PIANO TERRA: ABACO PAVIMENTI scala 1:50
 ED_08c - PIANTA PIANO TERRA: ABACO CONTROSOFFITTI scala 1: 50
 ED_08d - PIANTA PIANO TERRA: ABACO RIVESTIMENTI E FINITURE scala 1:50
 ED_08e - PIANTA PIANO TERRA: ABACO INFISSI scala 1:50
 ED_09 - PROSPETTI E SEZIONI scala 1:50
 ED_10 - DETTAGLIO SEZIONE scala 1:20

SINOTTICO

ED_11a - TAVOLA DI CONFRONTO: PIANTE
 ED_11b - TAVOLA DI CONFRONTO: PROSPETTI E SEZIONI

PROGETTO STRUTTURALE

MODULISTICA UNIFICATA REGIONALE:

S01 - Modulo MUR A1-D1 - ASSEVERAZIONE (MIGL. SISMICO)
 S02 - Modulo MUR D2 - DEPOSITO SISMICO
 S03 - MUR A.4/D.4 - NOMINA E DICHIARAZIONE DEL COLLAUDATORE

RELAZIONI:

S04 - RELAZIONE FOTOGRAFICA DELLO STATO DI FATTO
 S05 - VALUTAZIONE DELLA SICUREZZA DELLO STATO DI FATTO
 S06 - RELAZIONE DI CALCOLO STRUTTURALE E SUI MATERIALI
 S07 - PIANO DELLA MANUTENZIONE DELLA PARTE STRUTTURALE DELL'OPERA
 S08 - RELAZIONE GEOLOGICA-GEOTECNICA-SISMICA

ELABORATI GRAFICI:

STATO DI FATTO

S09a - PIANTE ARCHITETTONICHE

S09b - PIANTE STRUTTURALI

S09c - PROSPETTI E SEZIONI

S09d - ELEMENTI COSTRUTTIVI

PROGETTO

S10a - PIANTE

S10b - DETTAGLIO INTERVENTO 1

S10c - DETTAGLIO INTERVENTO 2

PROGETTO IMPIANTI ELETTRICI

ELABORATI GRAFICI:

IE_01 - PLANIMETRIA AREA ESTERNA CON RETE DI COLLEGAMENTO/ALLACCIO

IE_02 - PROGETTO IMPIANTI ELETTRICI – FORZA MOTRICE E ILLUMINAZIONE

IE_03 - PROGETTO IMPIANTI ELETTRICI SPECIALI

IE_04 - FASCICOLO QUADRI ELETTRICI

PROGETTO IMPIANTI MECCANICI

ELABORATI GRAFICI:

IM_01 - SCHEMA APPARECCHIATURE TECNOLOGICHE

IM_02 - DISTRIBUZIONI IDRICO-SANITARIE

IM_03 - DISTRIBUZIONI IDRAULICHE

IM_04 - DISTRIBUZIONI AEREAULICHE

IM_05 - DISTRIBUZIONI SCARICHI (INTERNO EDIFICIO)

IM_06 - IMPIANTO FOGNARIO (ESTERNO EDIFICIO)

RELAZIONI:

IM_07 - RELAZIONE TECNICA RELATIVA AD OPERE DI ISOLAMENTO TERMICO ED IMPIANTO TERMICO IN EDIFICIO SOGGETTO A RIQUALIFICAZIONE ENERGETICA